

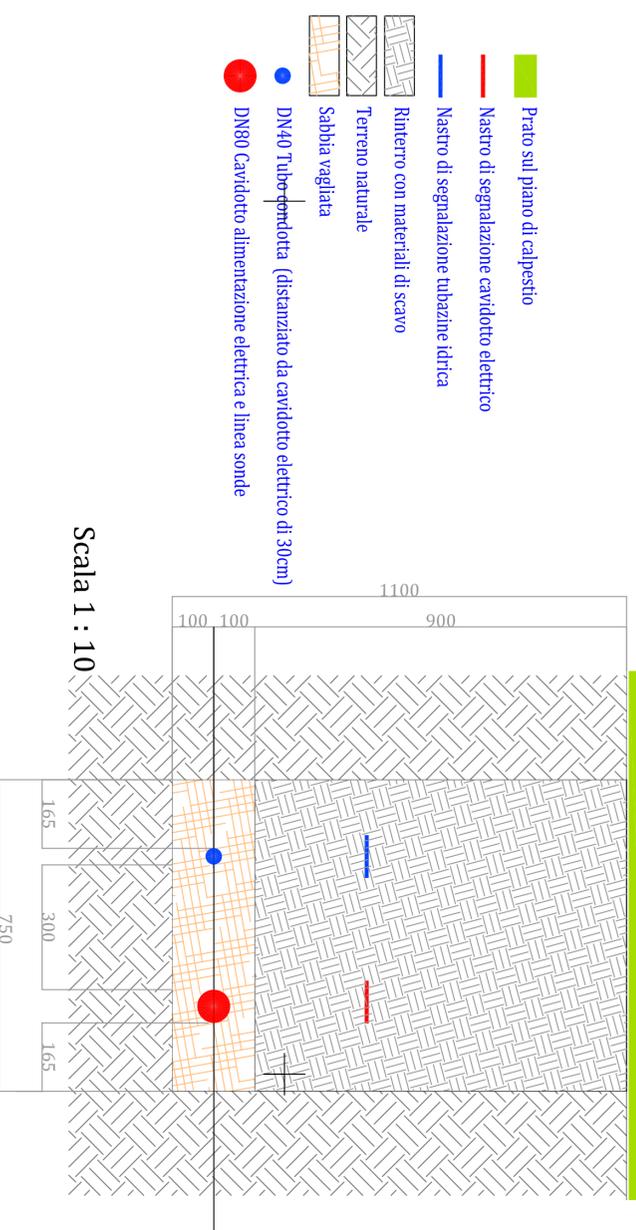


## SEZIONE CONDOTTA E CAVIDOTTO

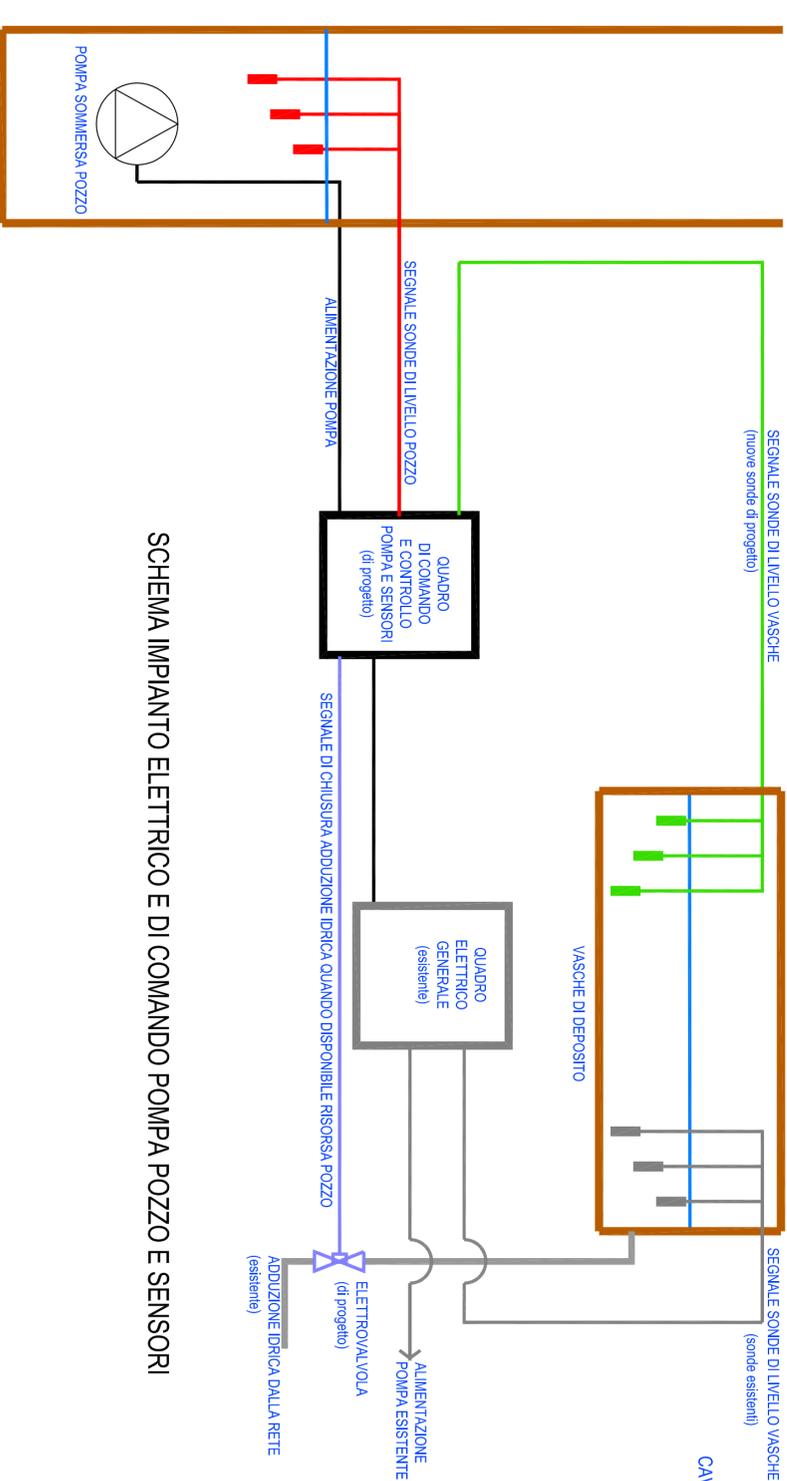


Scala 1 : 10

## SEZIONE POZZO

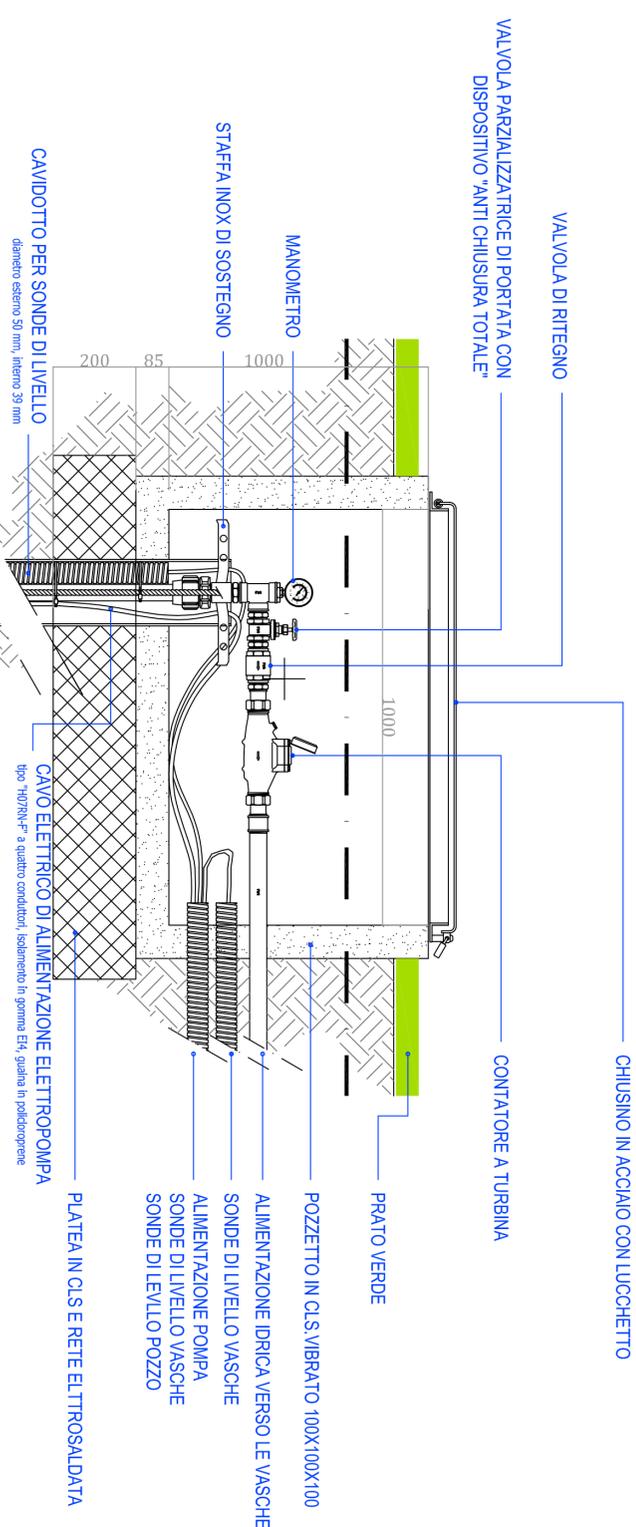

SCHEMA IMPIANTO ELETTRICO E DI CONTROLLO POMPA POZZO E SENSORI

Scala 1 : 10

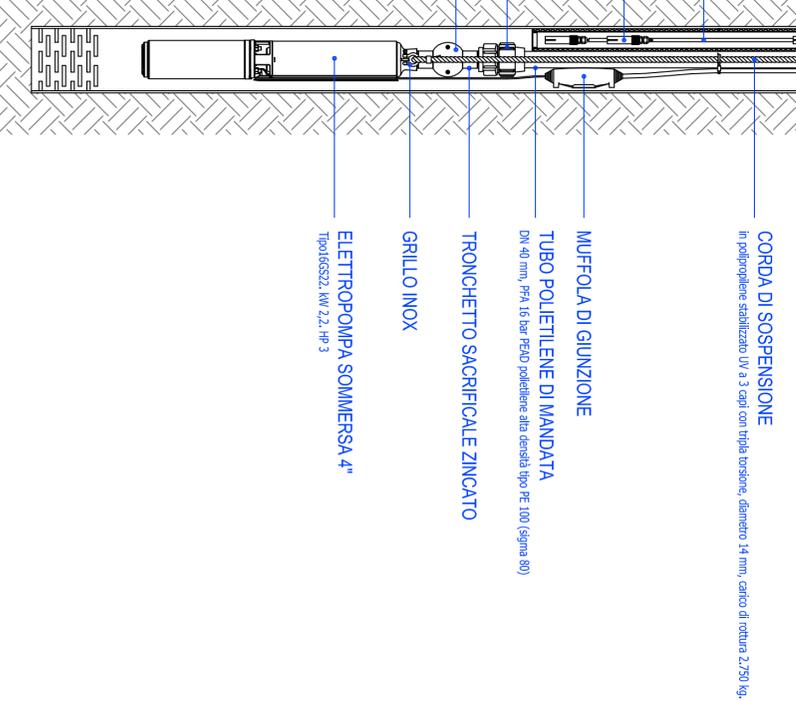

## COMUNE DI SELARGIUS

Città Metropolitana di Cagliari



RETE ECOLOGICA QUARTIERE CANELLES SANTA LUCIA  
CQ II. 2° INTERVENTO

Progetto definitivo - esecutivo

IL COMMITTENTE  
Amministrazione Comunale di Selargius

IL RESPONSABILE DEL PROCEDIMENTO  
Ing. Adalberto Pibiri

IL PROFESSIONISTA INCARICATO  
Ing. Fiorenzo Fiori  
Via San Nicolò n°123, Selargius (CA) cap. 09047  
tel. 070 847 70 63 fax 1782 786620 e.mail: fiorenzo@hscafi.it

Particolari pozzo.

data: 25.01.2019

T.07